



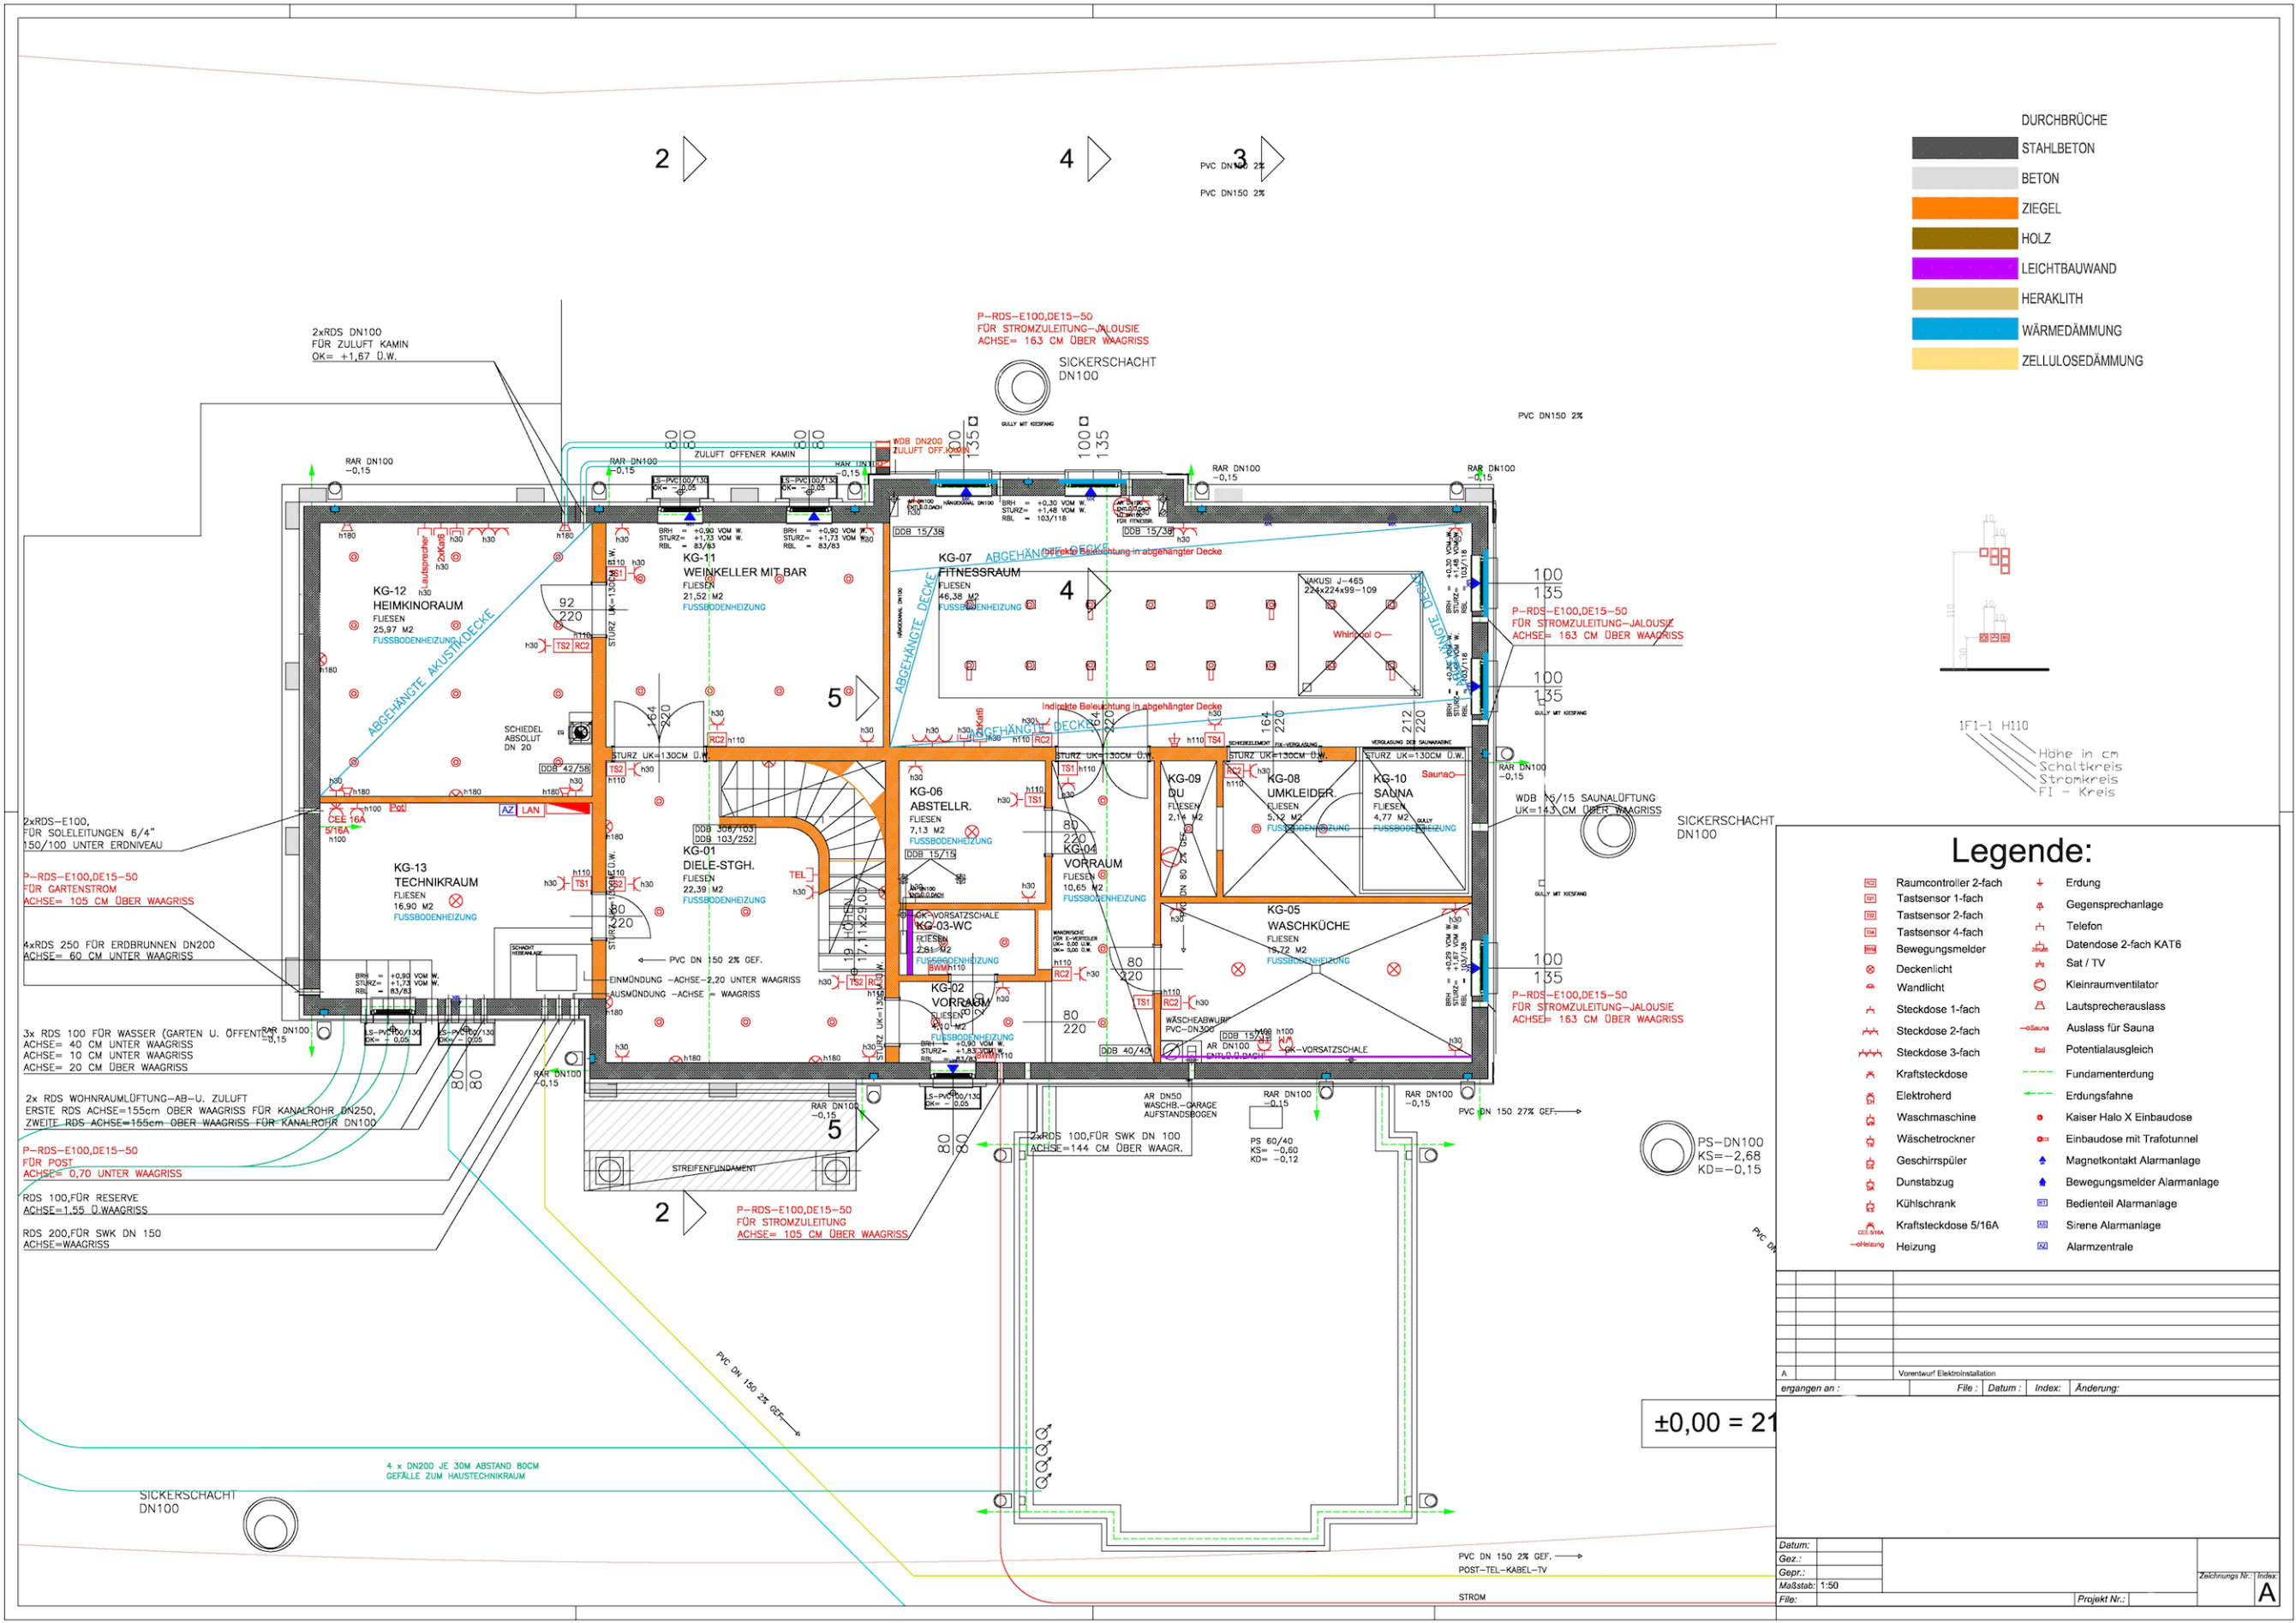

- DURCHBRÜCHE
- STAHLBETON
 - BETON
 - ZIEGEL
 - HOLZ
 - LEICHTBAUWAND
 - HERAKLITH
 - WÄRMEDÄMMUNG
 - ZELLULOSEDÄMMUNG

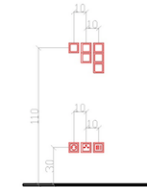

1F1-1 H110
Höhe in cm
Schaltkreis
Stromkreis
FI - Kreis

Legende:

- | | | | |
|--|-----------------------|--|-----------------------------|
| | Raumcontroller 2-fach | | Erdung |
| | Tastsensor 1-fach | | Gegensprechanlage |
| | Tastsensor 2-fach | | Telefon |
| | Tastsensor 4-fach | | Datendose 2-fach KAT6 |
| | Bewegungsmelder | | Sat / TV |
| | Deckenlicht | | Kleinraumventilator |
| | Wandlicht | | Lautsprecheranschluss |
| | Steckdose 1-fach | | Auslass für Sauna |
| | Steckdose 2-fach | | Potentialausgleich |
| | Steckdose 3-fach | | Fundamenteerdung |
| | Kraftsteckdose | | Erdungsfahne |
| | Elektroherd | | Kaiser Halo X Einbaudose |
| | Waschmaschine | | Einbaudose mit Trafotunnel |
| | Wäschetrockner | | Magnetkontakt Alarmanlage |
| | Geschirrspüler | | Bewegungsmelder Alarmanlage |
| | Dunstabzug | | Sirene Alarmanlage |
| | Kühlschrank | | Alarmzentrale |
| | Kraftsteckdose 5/16A | | |
| | Heizung | | |

Vorentwurf Elektroinstallation			
entgangen an: File: Datum: Index: Änderung:			
Datum:			
Gez.:			
Gepr.:			
Maßstab: 1:50			
File:			
Projekt Nr.:			
Zeichnungs Nr.: Index: A			